



啓光学園 厨房

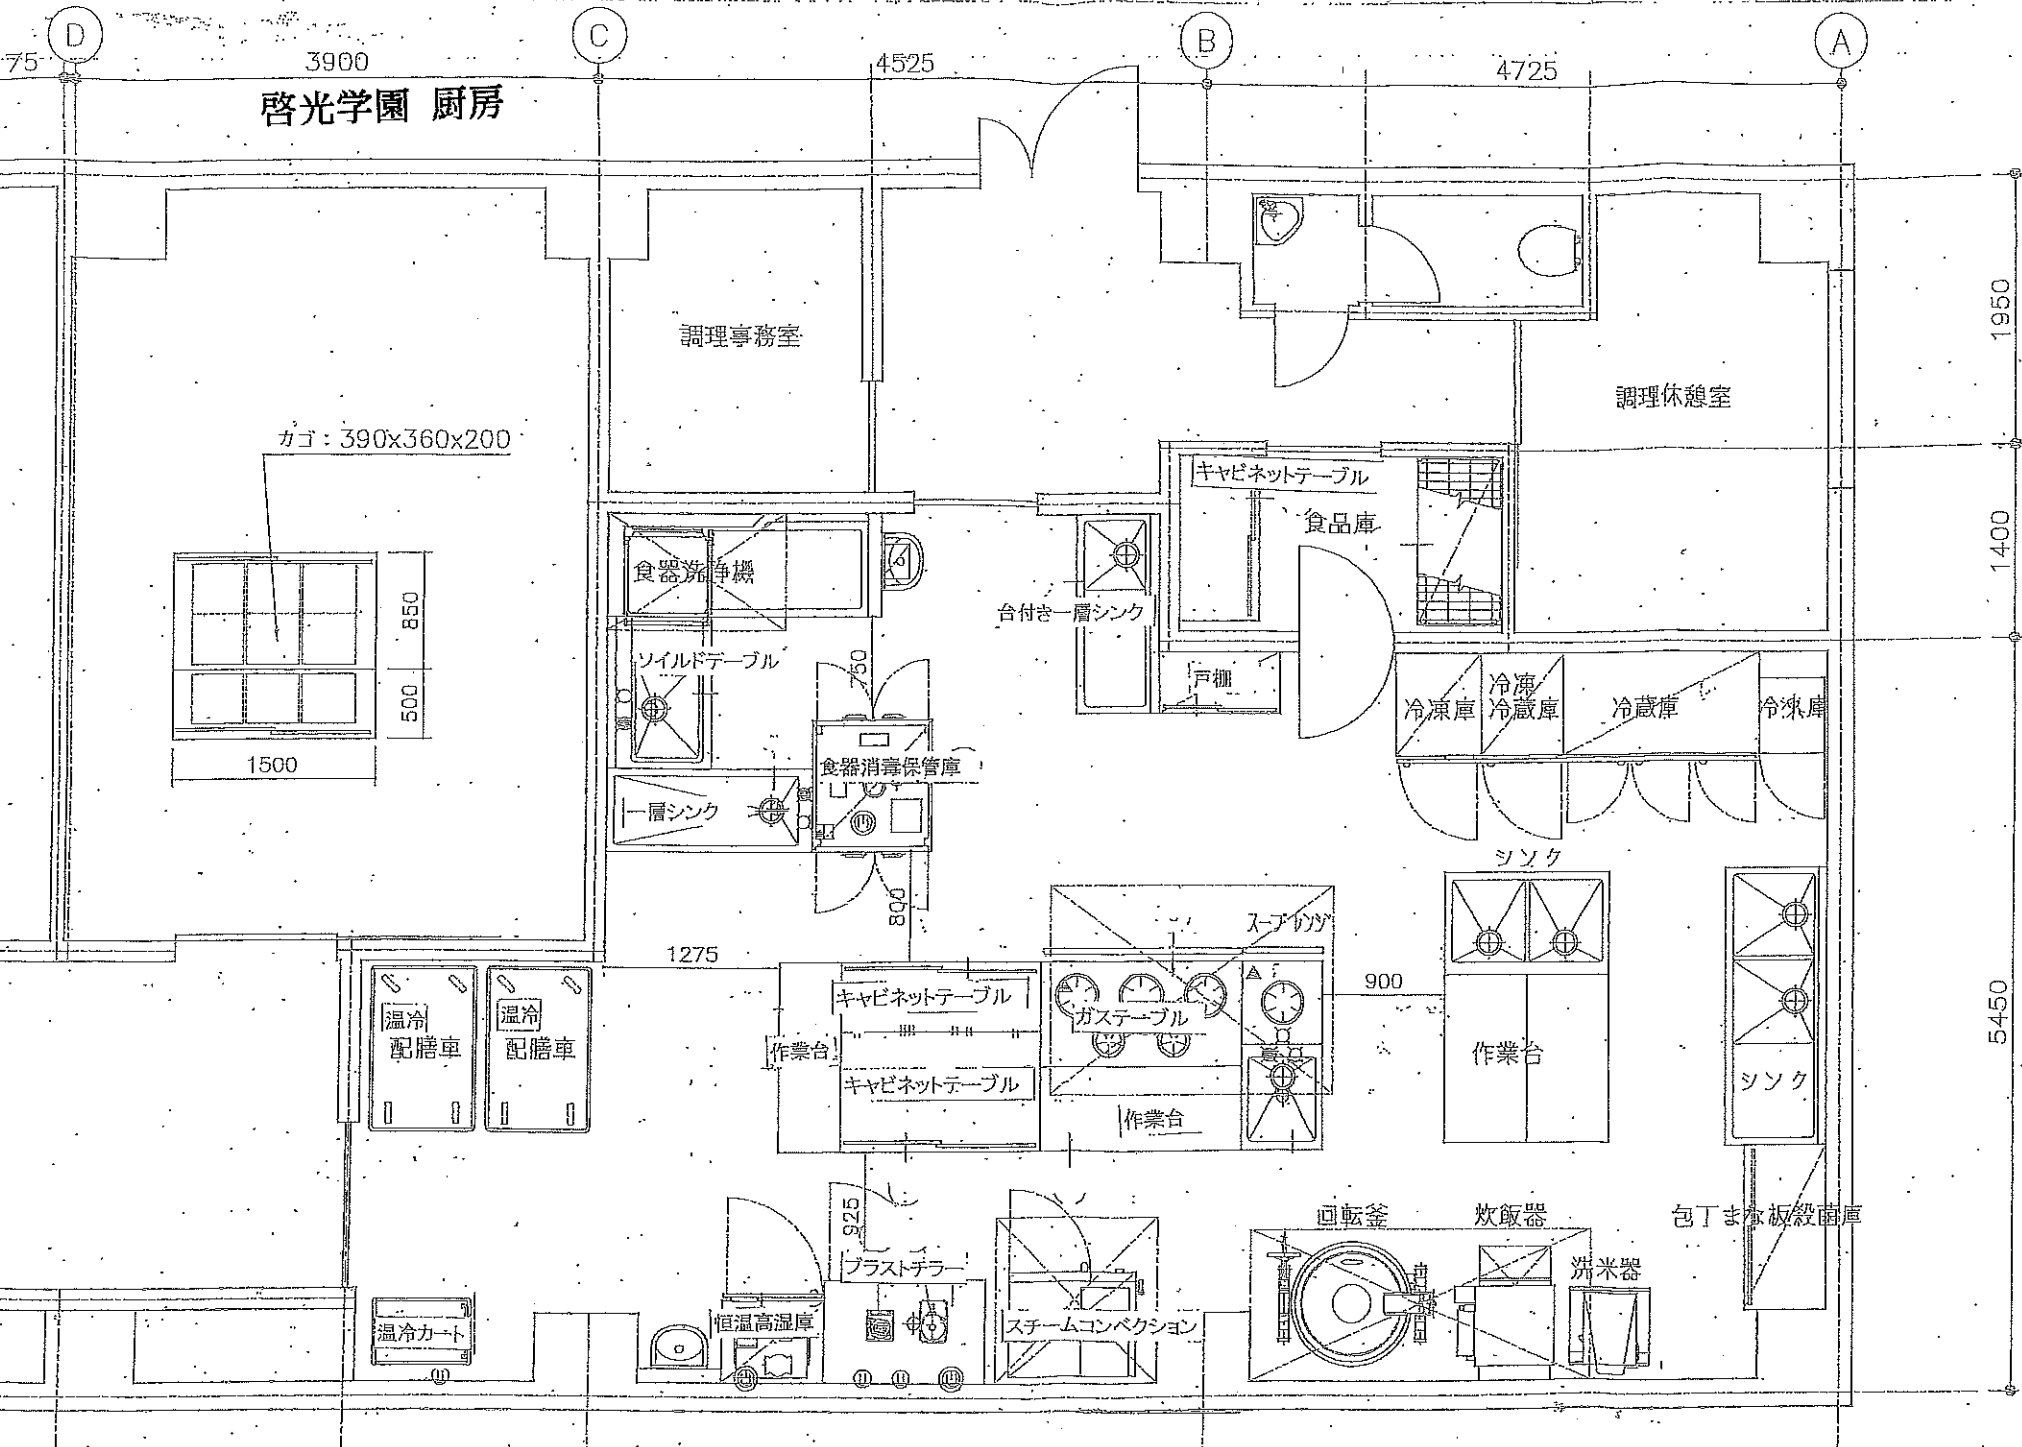


啓光学園 1階

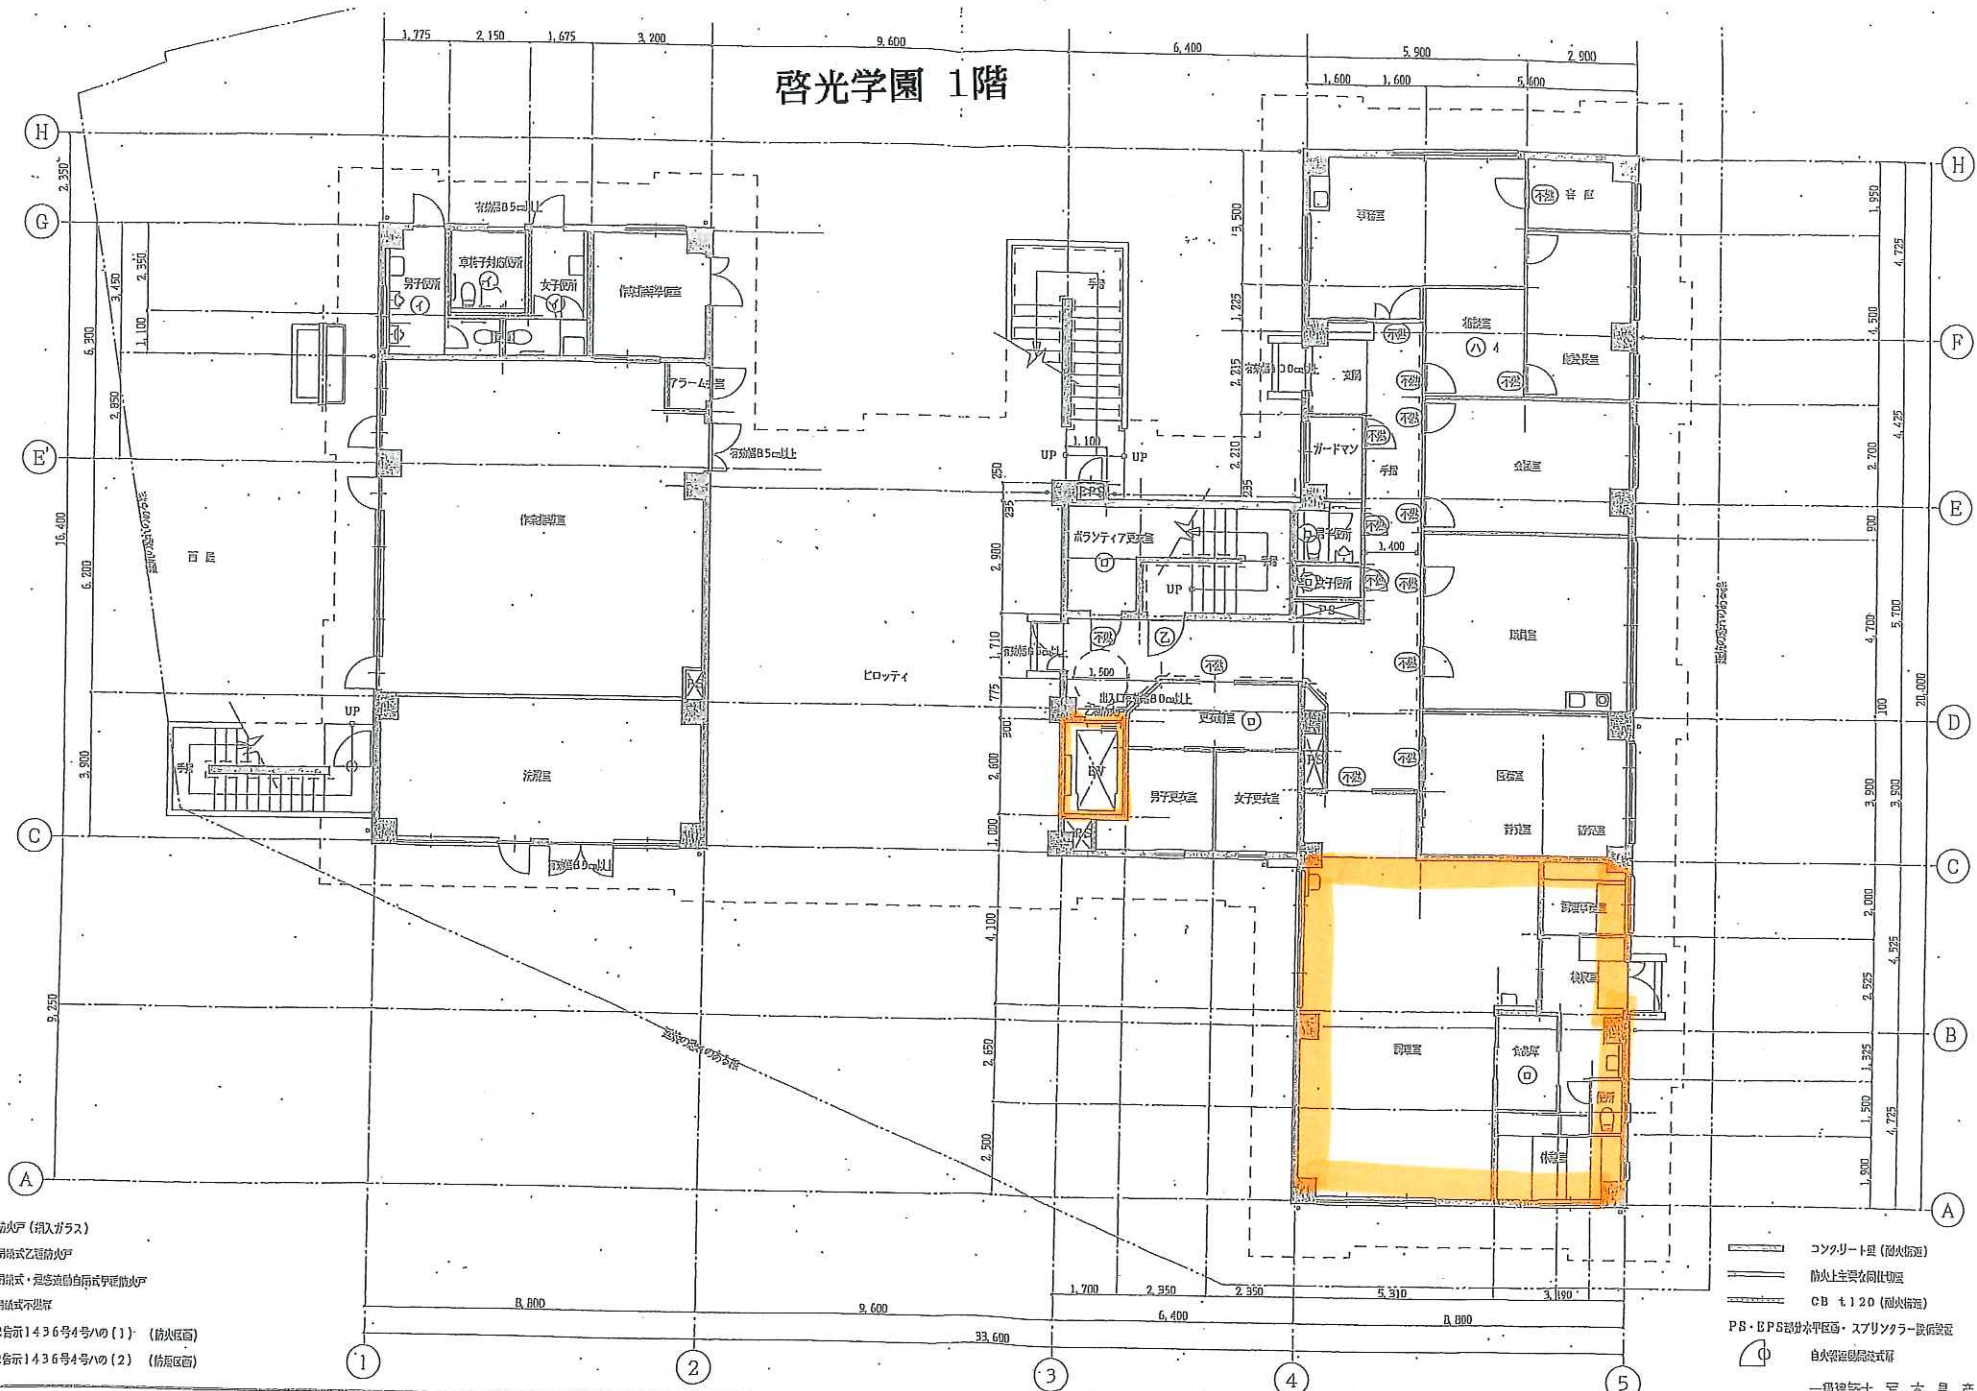

- Ⓜ 乙種防火戸 (納入ガラス)
- Ⓝ 常時閉鎖式乙種防火戸
- Ⓡ 応時閉鎖式・緊急時自動閉鎖式甲種防火戸
- Ⓢ 応時閉鎖式不燃扉
- ① H12告示1436号4号ハの(1) (防火区画)
- Ⓜ H12告示1436号4号ハの(2) (防煙区画)

- コンクリート壁 (耐火構造)
- 防火上主要仕向仕切壁
- CB 1120 (耐火構造)
- PS・EPS緩衝水平区画・スプリンクラー設備設置
- 自火警報警報装置
- 一級建築士 尾木昌彦


啓光学園 2階

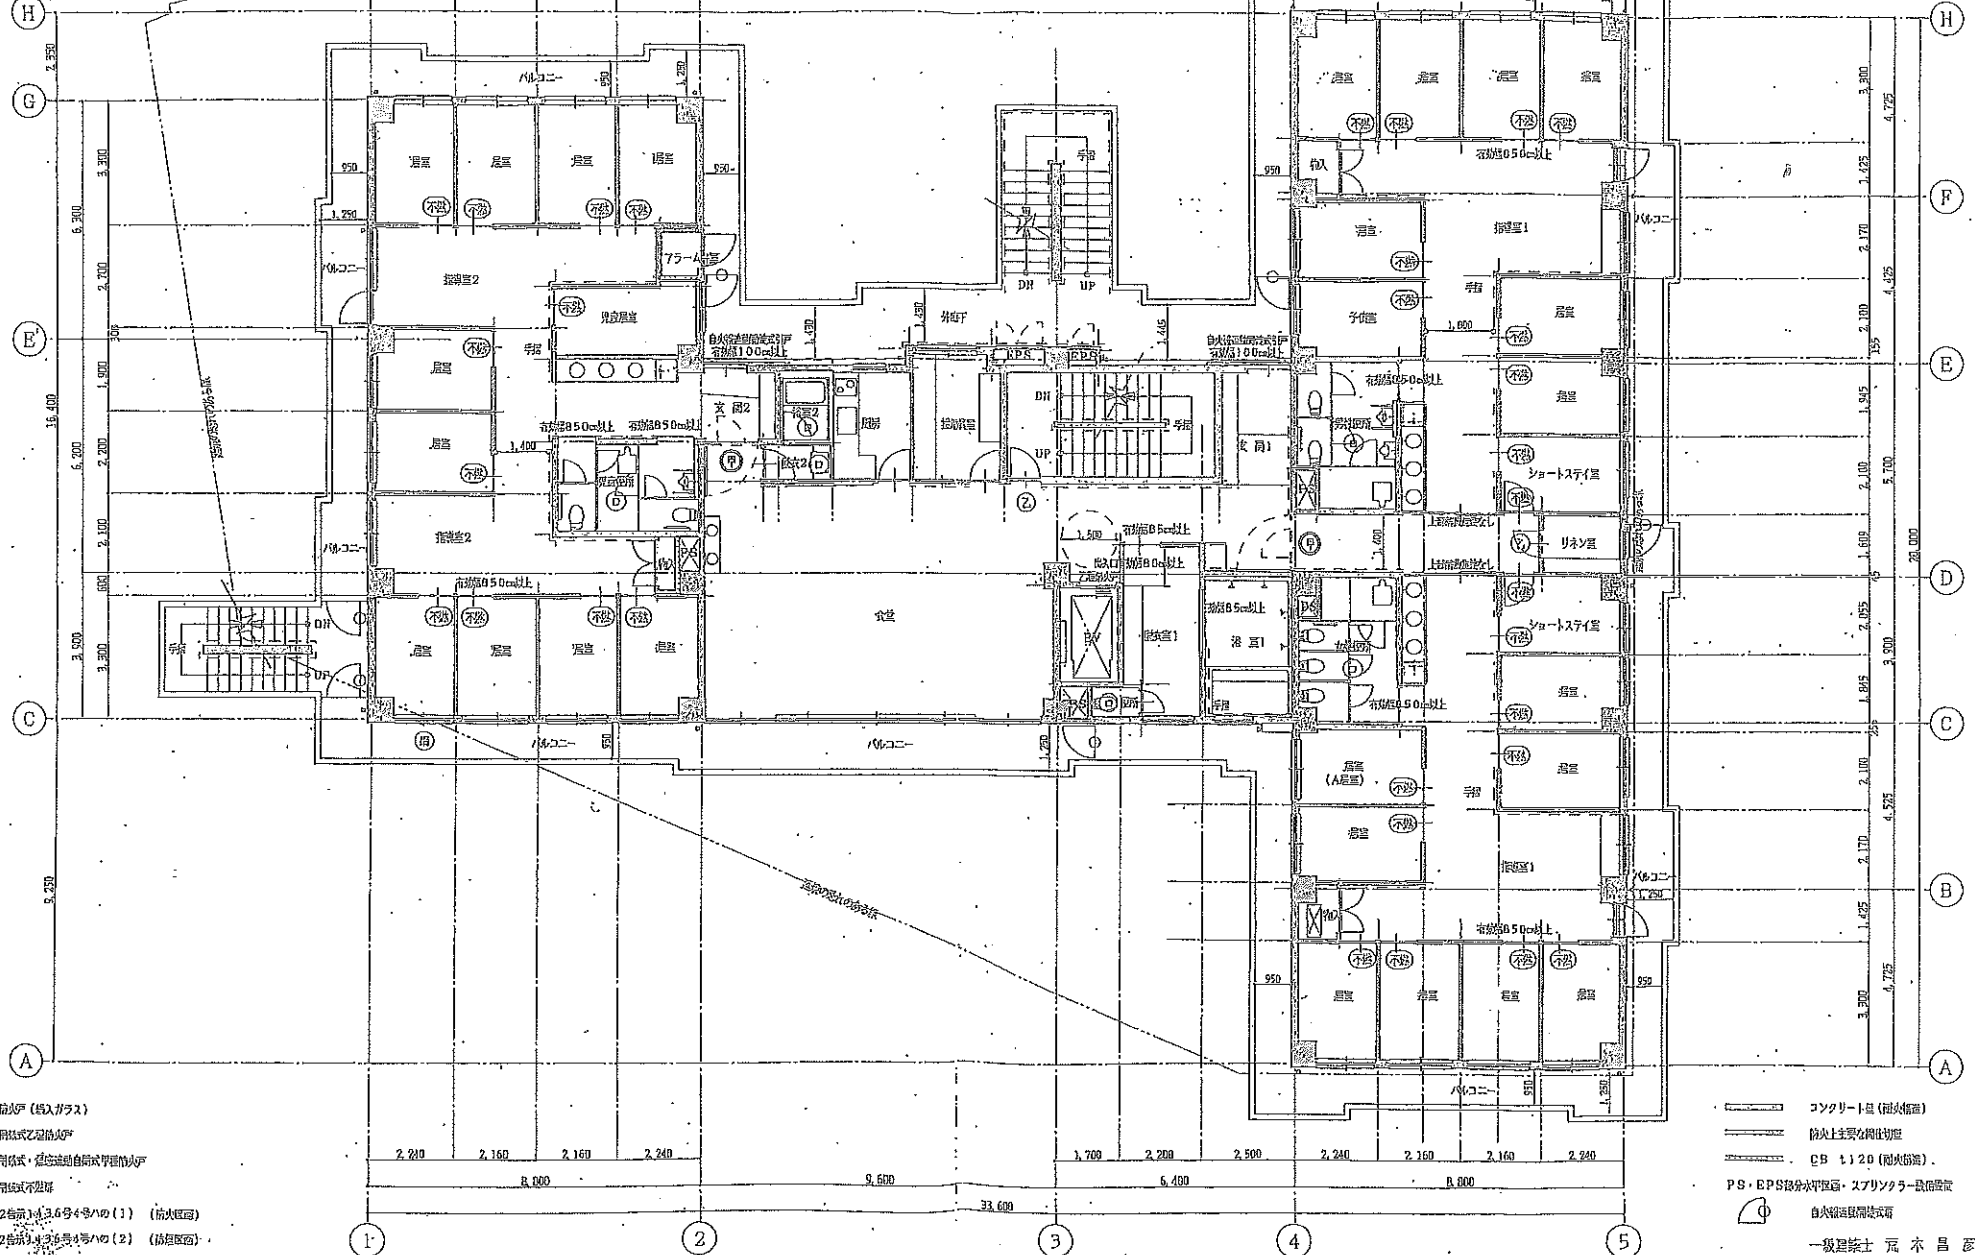

- ⑧ 乙種防火戸 (鉄入ガラス)
- ⑨ 常時開放式乙種防火戸
- ⑩ 即時閉鎖式・緊急送動式閉鎖式甲種防火戸
- ⑪ 常時閉鎖式不燃扉
- ⑫ H12巻前1号3.6号4号ハの(1) (耐火区画)
- ⑬ H12巻前1号3.6号4号ハの(2) (耐火区画)

- コンクリート壁 (耐火構造)
- 防火上主要な構造物
- CB 1120 (耐火構造)
- PS・EPS被防水平屋根・スプリンクラー設備設置
- 自火消滅設備設置
- 一級建築士 元 木 昌 彦


啓光学園 3階

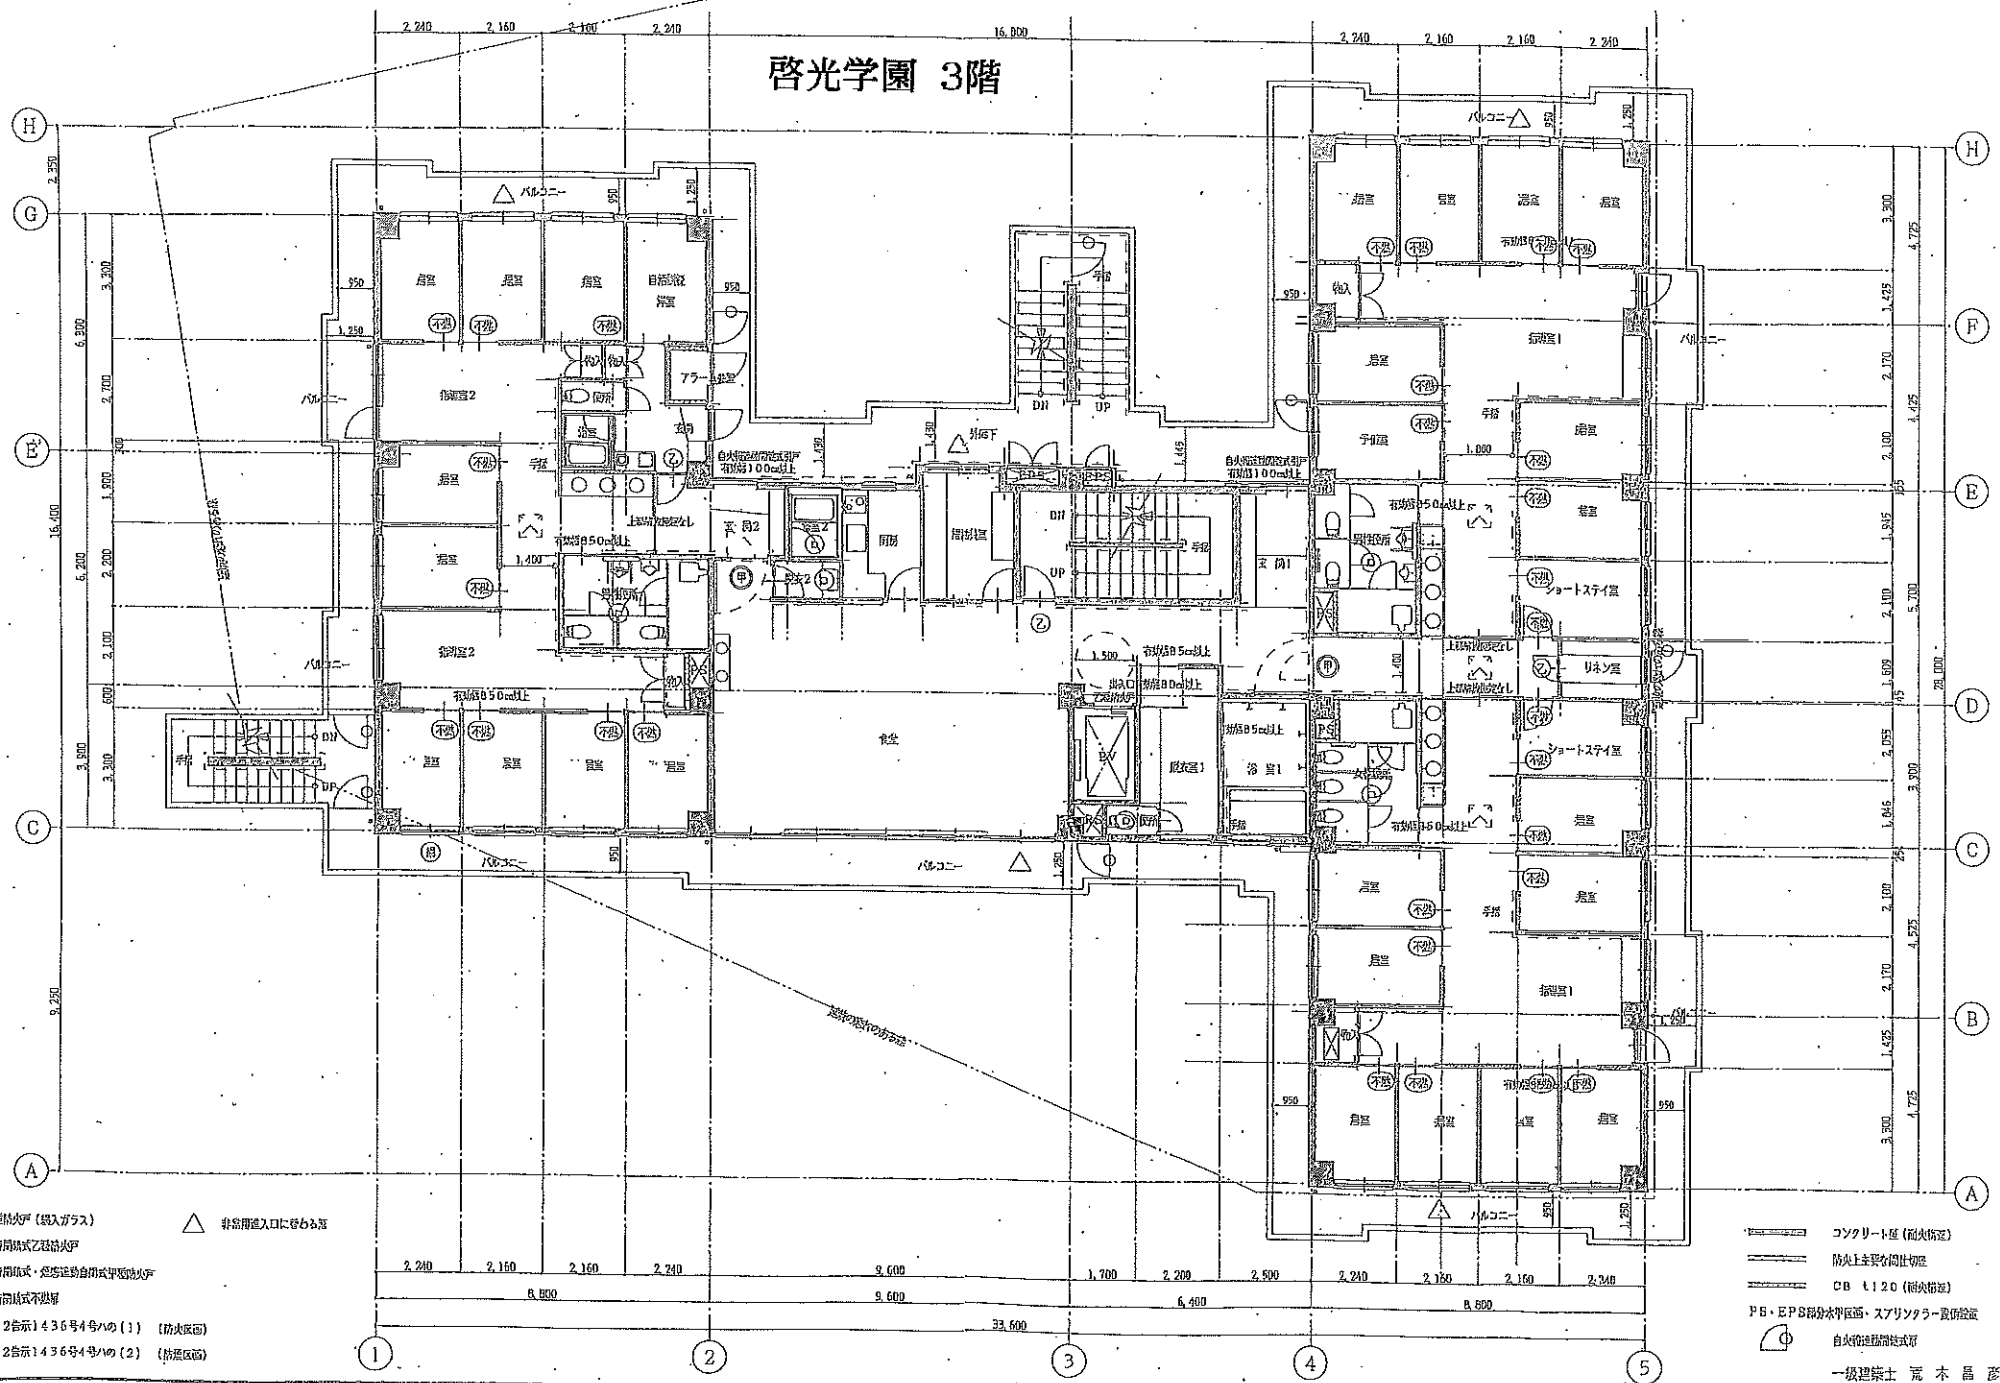

- Ⓐ 乙種防火戸 (鉄入ガラス)
- Ⓑ 常時閉結式乙種防火戸
- Ⓒ 閉結式・燃気遮断自動式甲種防火戸
- Ⓓ 常時閉結式不燃扉
- Ⓔ H12告示1436号4号ハの(1) (防火区画)
- Ⓕ H12告示1436号4号ハの(2) (防煙区画)
- △ 非常出入口に付くもろ

- コンクリート壁 (耐火構造)
- 防火上主要な開口部
- CB t120 (耐火構造)
- Ⓧ P8・EPS断熱中密度・スリットラバー樹脂被覆
- Ⓨ 自火閉結式防火戸
- 一級建築士 尾木 昌彦

啓光えがお 厨房(多摩市総合福祉センター4階)

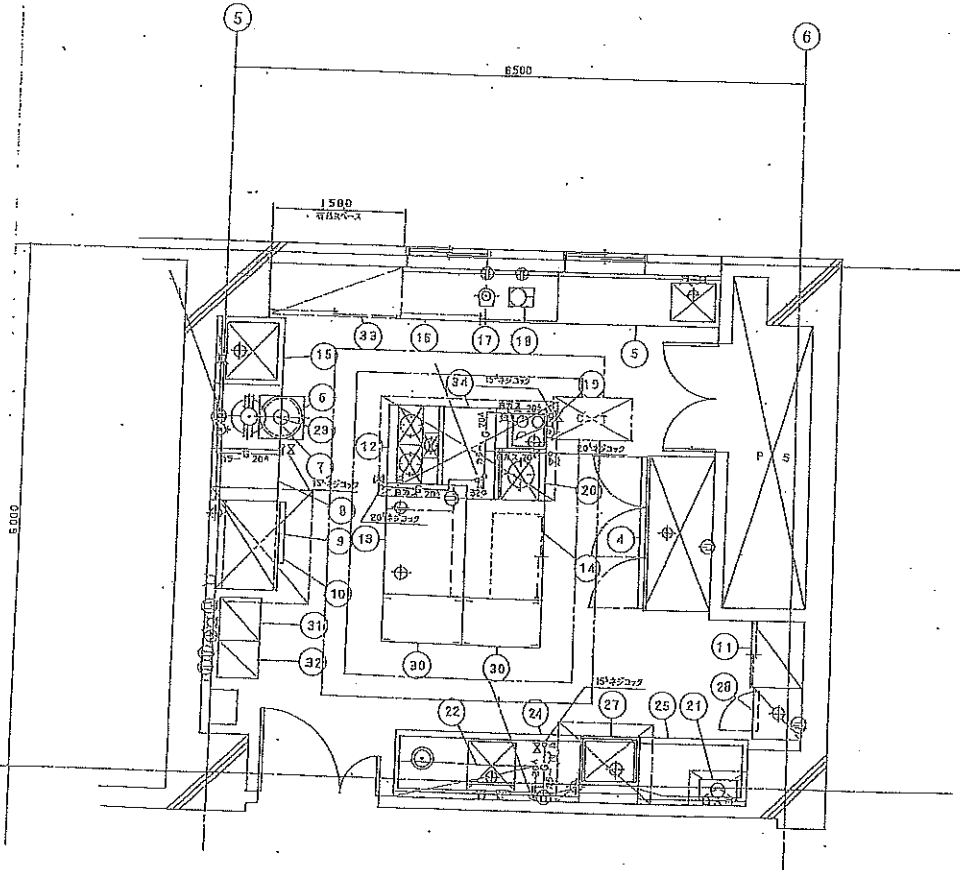


厨房機器配置平面図 S=1/30

No	品名	寸法(mm)			台数	配管D径(A)			ガス		電気			備考
		幅	奥行	高さ		給水	給湯	排水	口径(A)	消費熱量(Kcal/h)	1000V(KW)	10200V(KW)	30200V(KW)	
1	ラック				15									
2	ラック				15									(R)1000V
3	食器				15									(R)1000V
4	洗浄機	1700	800	1950	1			50						
5	シンク付台	1050	800	850	1	15	15	50					0.079	FR100DF20A
6	ガス炊飯器	525	461	424	1				15	8500				FR-5051 2-4H
7	台	750	750	850	1									
8	台	600	750	850	1									
9	吊台	1620	810	570	1									
10	スチールコンベクションオーブン	1490	740	705	1	15		55					0.0	00-6.10
11	食器棚	750	800	1800	1									
12	ガステーブル	900	860	850	1				20	27000				FCTR9-60A
13	コードテーブル	1300	300	850	1				20	20	0.328			FCTR9-60A
14	台	1150	800	850	1									(FR)2750-0
15	一皿シンク	750	750	850	1	15	15	50						FR付台
16	台	11750	600	850	1									FR付台
17	ブレンダー	180	205	565	1							0.56		7011H
18	口蓋カバー	280	210	410	1							0.55		RH500GF
19	ガス調理台	450	600	800	1	15	25x2	15	10000					RT-40
20	スープレック	600	600	450	1				20	12000				FCPL9-80A
21														
22	ラック	1600	400	100	1									
23	洗浄機	460	300	380	1							0.077		THS-000
24	ソールテーブル	2100	750	850	1	15	15	50						
25	クリーンテーブル	1200	750	850	1									
26	穴板													
27	洗濯乾燥機	670	600	1410	1		15	3/2	15	8000			2.0	FQW40B6 (7-39-角取)
28	電気調理台	600	550	1900	1				FD50				2.0	FC0A5
29	火器													
30	ワゴン	500	550	850	2									
31	アイスメーカー	505	455	860	1	15		50				0.305		[H-50L] 2005 (AS-10L) 付
32	冷蔵庫	415	460	1500	1							0.27		RCV-152Y
33	戸棚	1500	600	1000	1									FR付台
34	台	1050	800	1000	1									

啓光えがお


竣工図			
工事内容	(R)総合福祉センター4階厨房ガス設備工事		
図面部位	4F 厨房 側面(2)	図尺	1/30
東京ガス株式会社		G-11	

啓光えがお(多摩市総合福祉センター 4階)

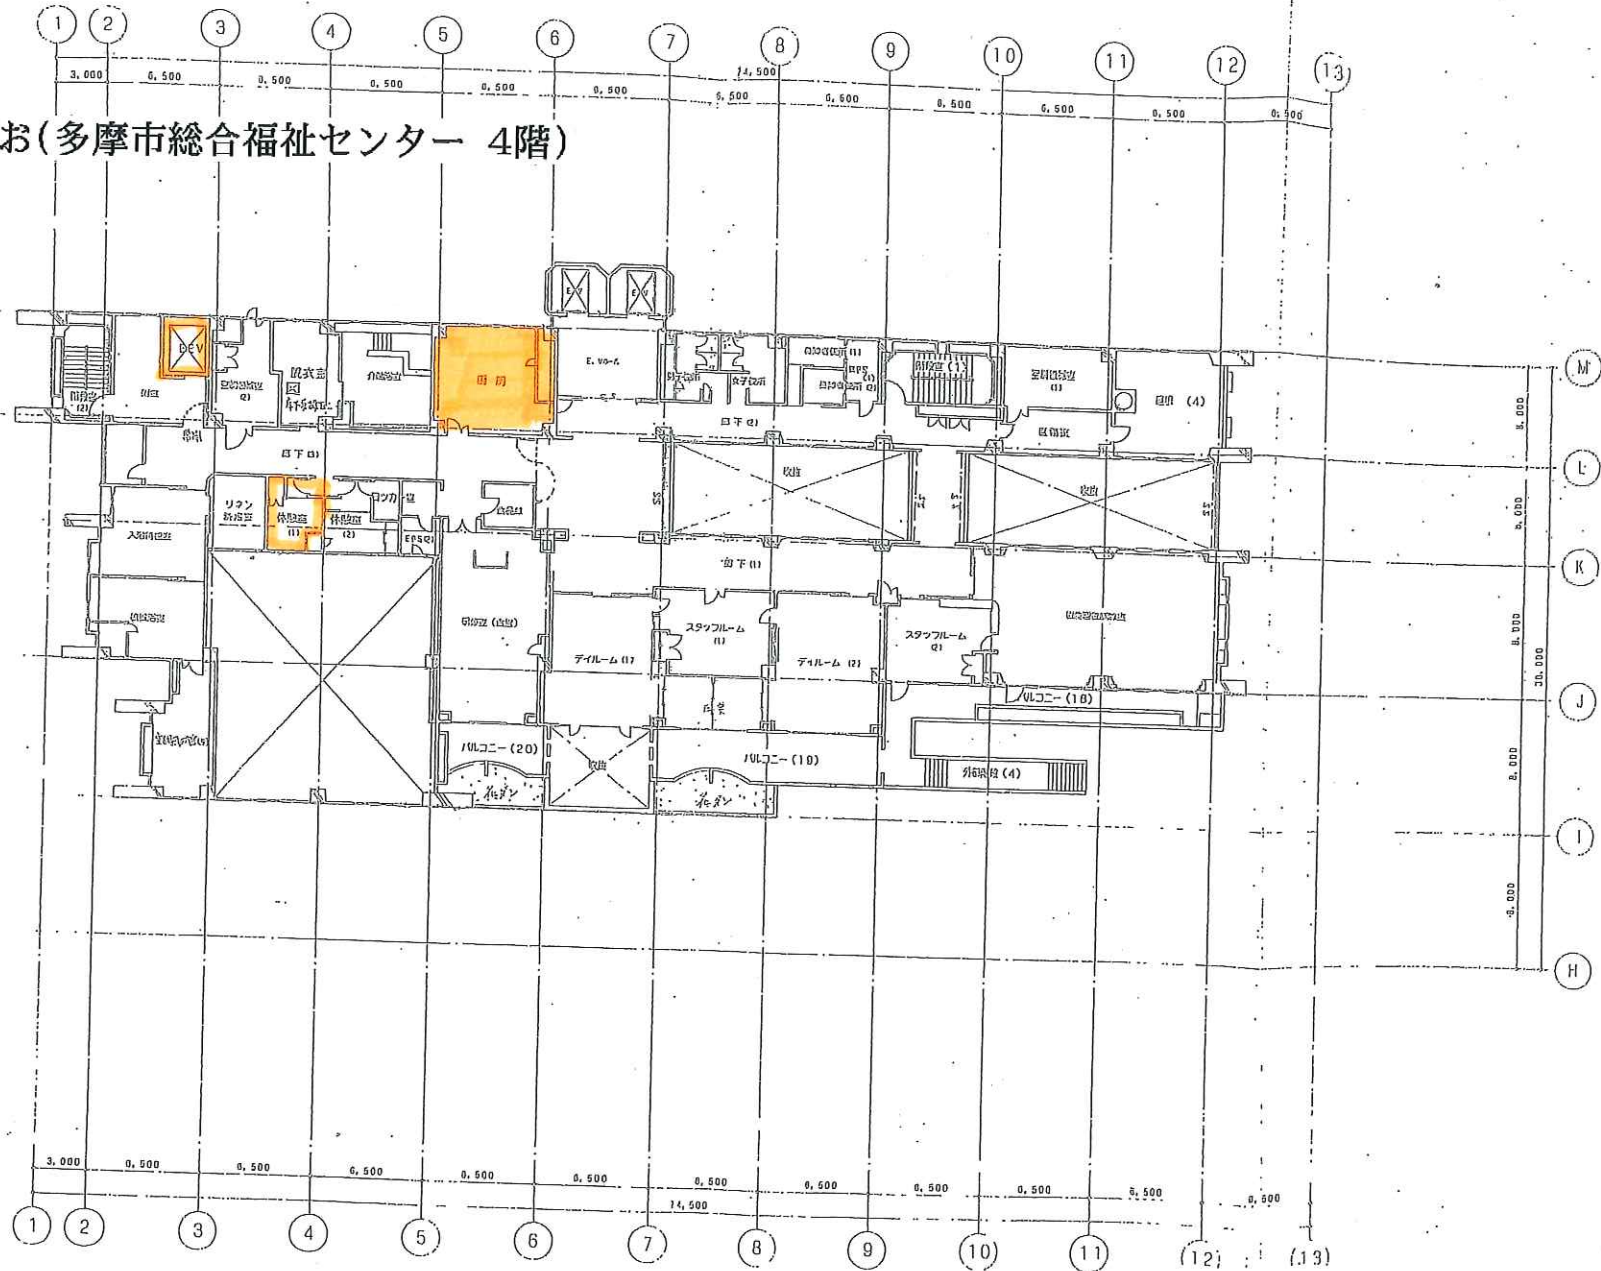

工事内容	(仮称)総合福祉センター建設工事	縮尺	1/300
図面名称	4階平面図	図面番号	5
業者名	同・東証・多相建設共同会様		

啓光えがお(多摩市総合福祉センター 2階)

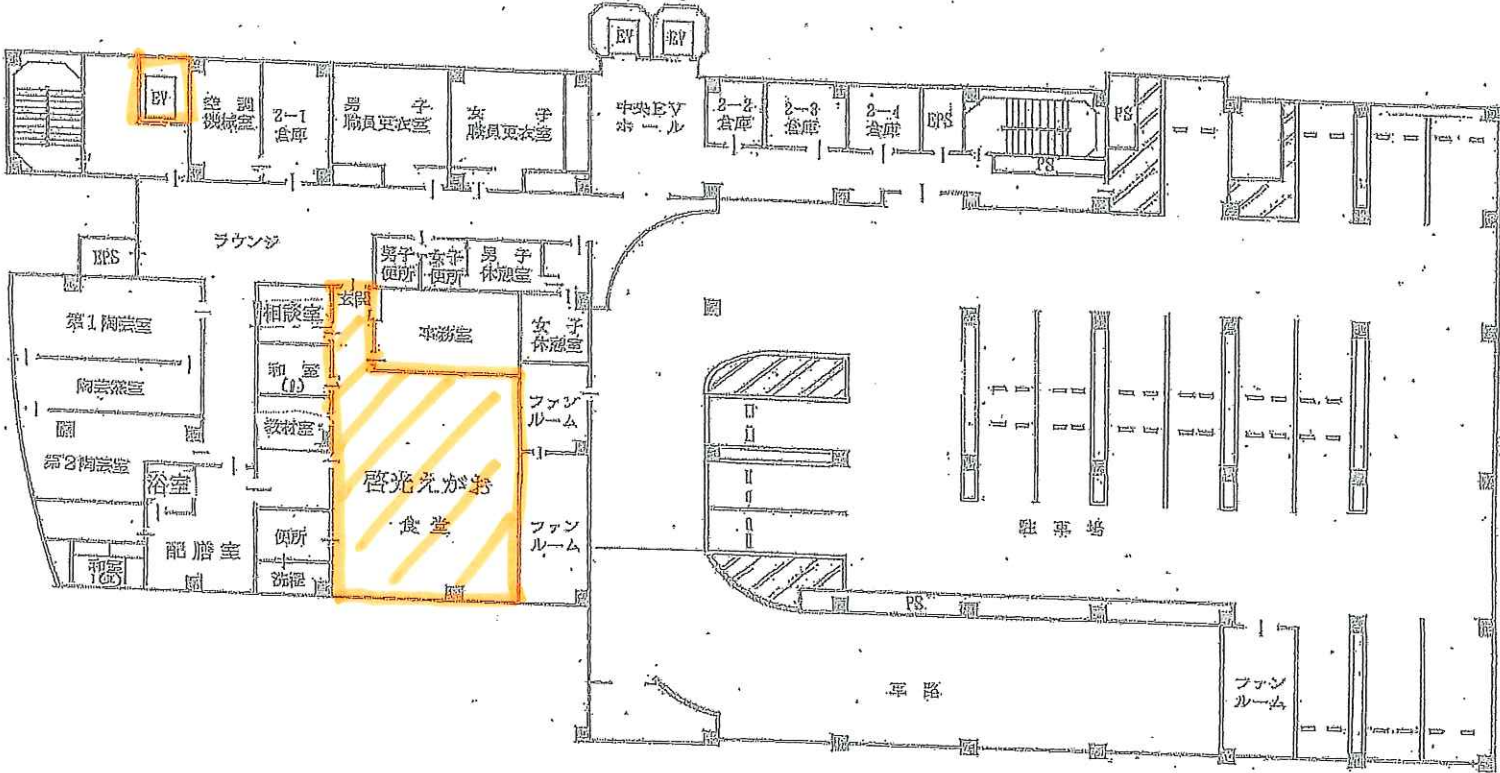

2階平面図